


Pomieszczenie	Zmierzone Powierzchnia
1.1	9,12 m2
1.2	19,62 m2
1.3	31,62 m2
1.4	5,75 m2
1.5	5,90 m2
1.6	33,32 m2
1.7	16,11 m2
1.8	13,89 m2
1.9	21,92 m2
1.10	10,58 m2
1.11	16,37 m2

1.15	1,94 m2
1.16	1,35 m2
1.17	26,82 m2
1.18	28,52 m2
1.19	3,58 m2
1.20	14,31 m2
1.21	9,45 m2
1.22	10,48 m2
1.23	14,70 m2
1.24	10,05 m2
1.25	9,01 m2
1.26	10,47 m2
1.27	18,57 m2

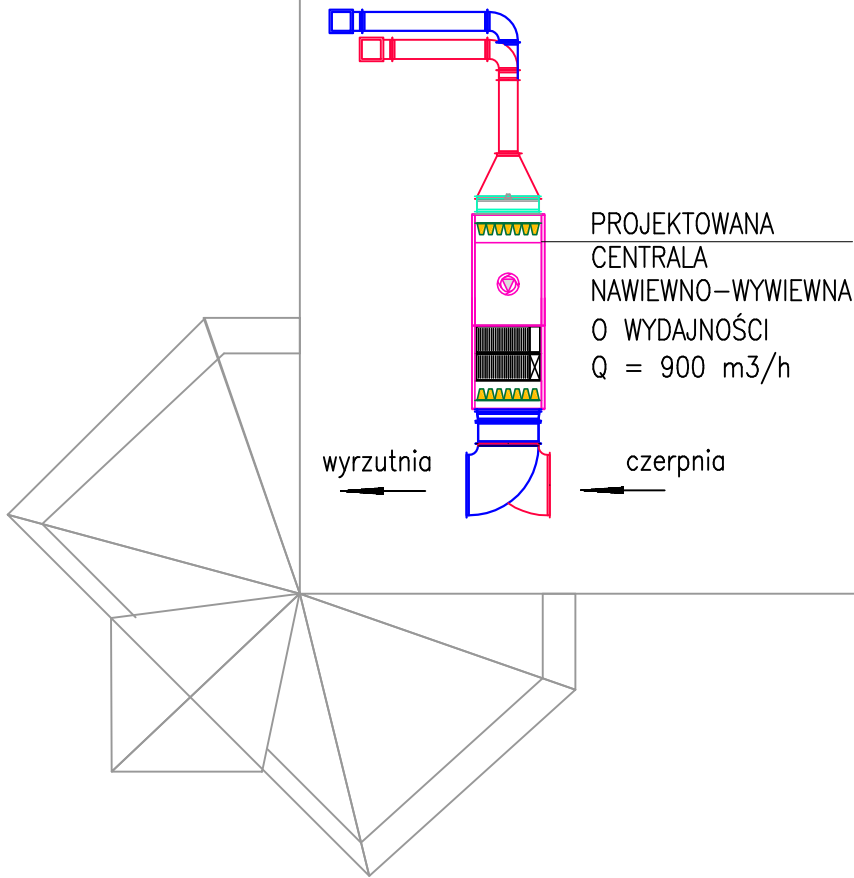

LEGENDA:  
Instalacja nawiewna  
Instalacja wywiewna

Temat:

INST. WENTYLACJI - I PIĘTRO

Projekt:

PROJEKT BUDOWLANY TERMOMODERNIZACJI BUDYNKU URZĘDU SKARBOWEGO W CHRZANOWIE

Branża:

Sanitarna

Skala:

1:100

Lokalizacja:

ul. Garncarska 9  
32-500 Chrzanów

Stadium:

projekt budowlany

Rysunek nr:

IS-09

inwestor:

Izba Skarbowa w Krakowie

Projektant:

Paweł Pawlicki  
nr 109/79/KT

Opracowanie:

Data opracowania:

10.2016

ARCHIDOM

PRACOWNIA PROJEKTOWA  
mgr inż. arch. Bernard Łopacz  
ul. Środkowa 5,47-400 Racibórz  
www.archidom-raciborz.pl  
e-mail: archidom@wp.pl